


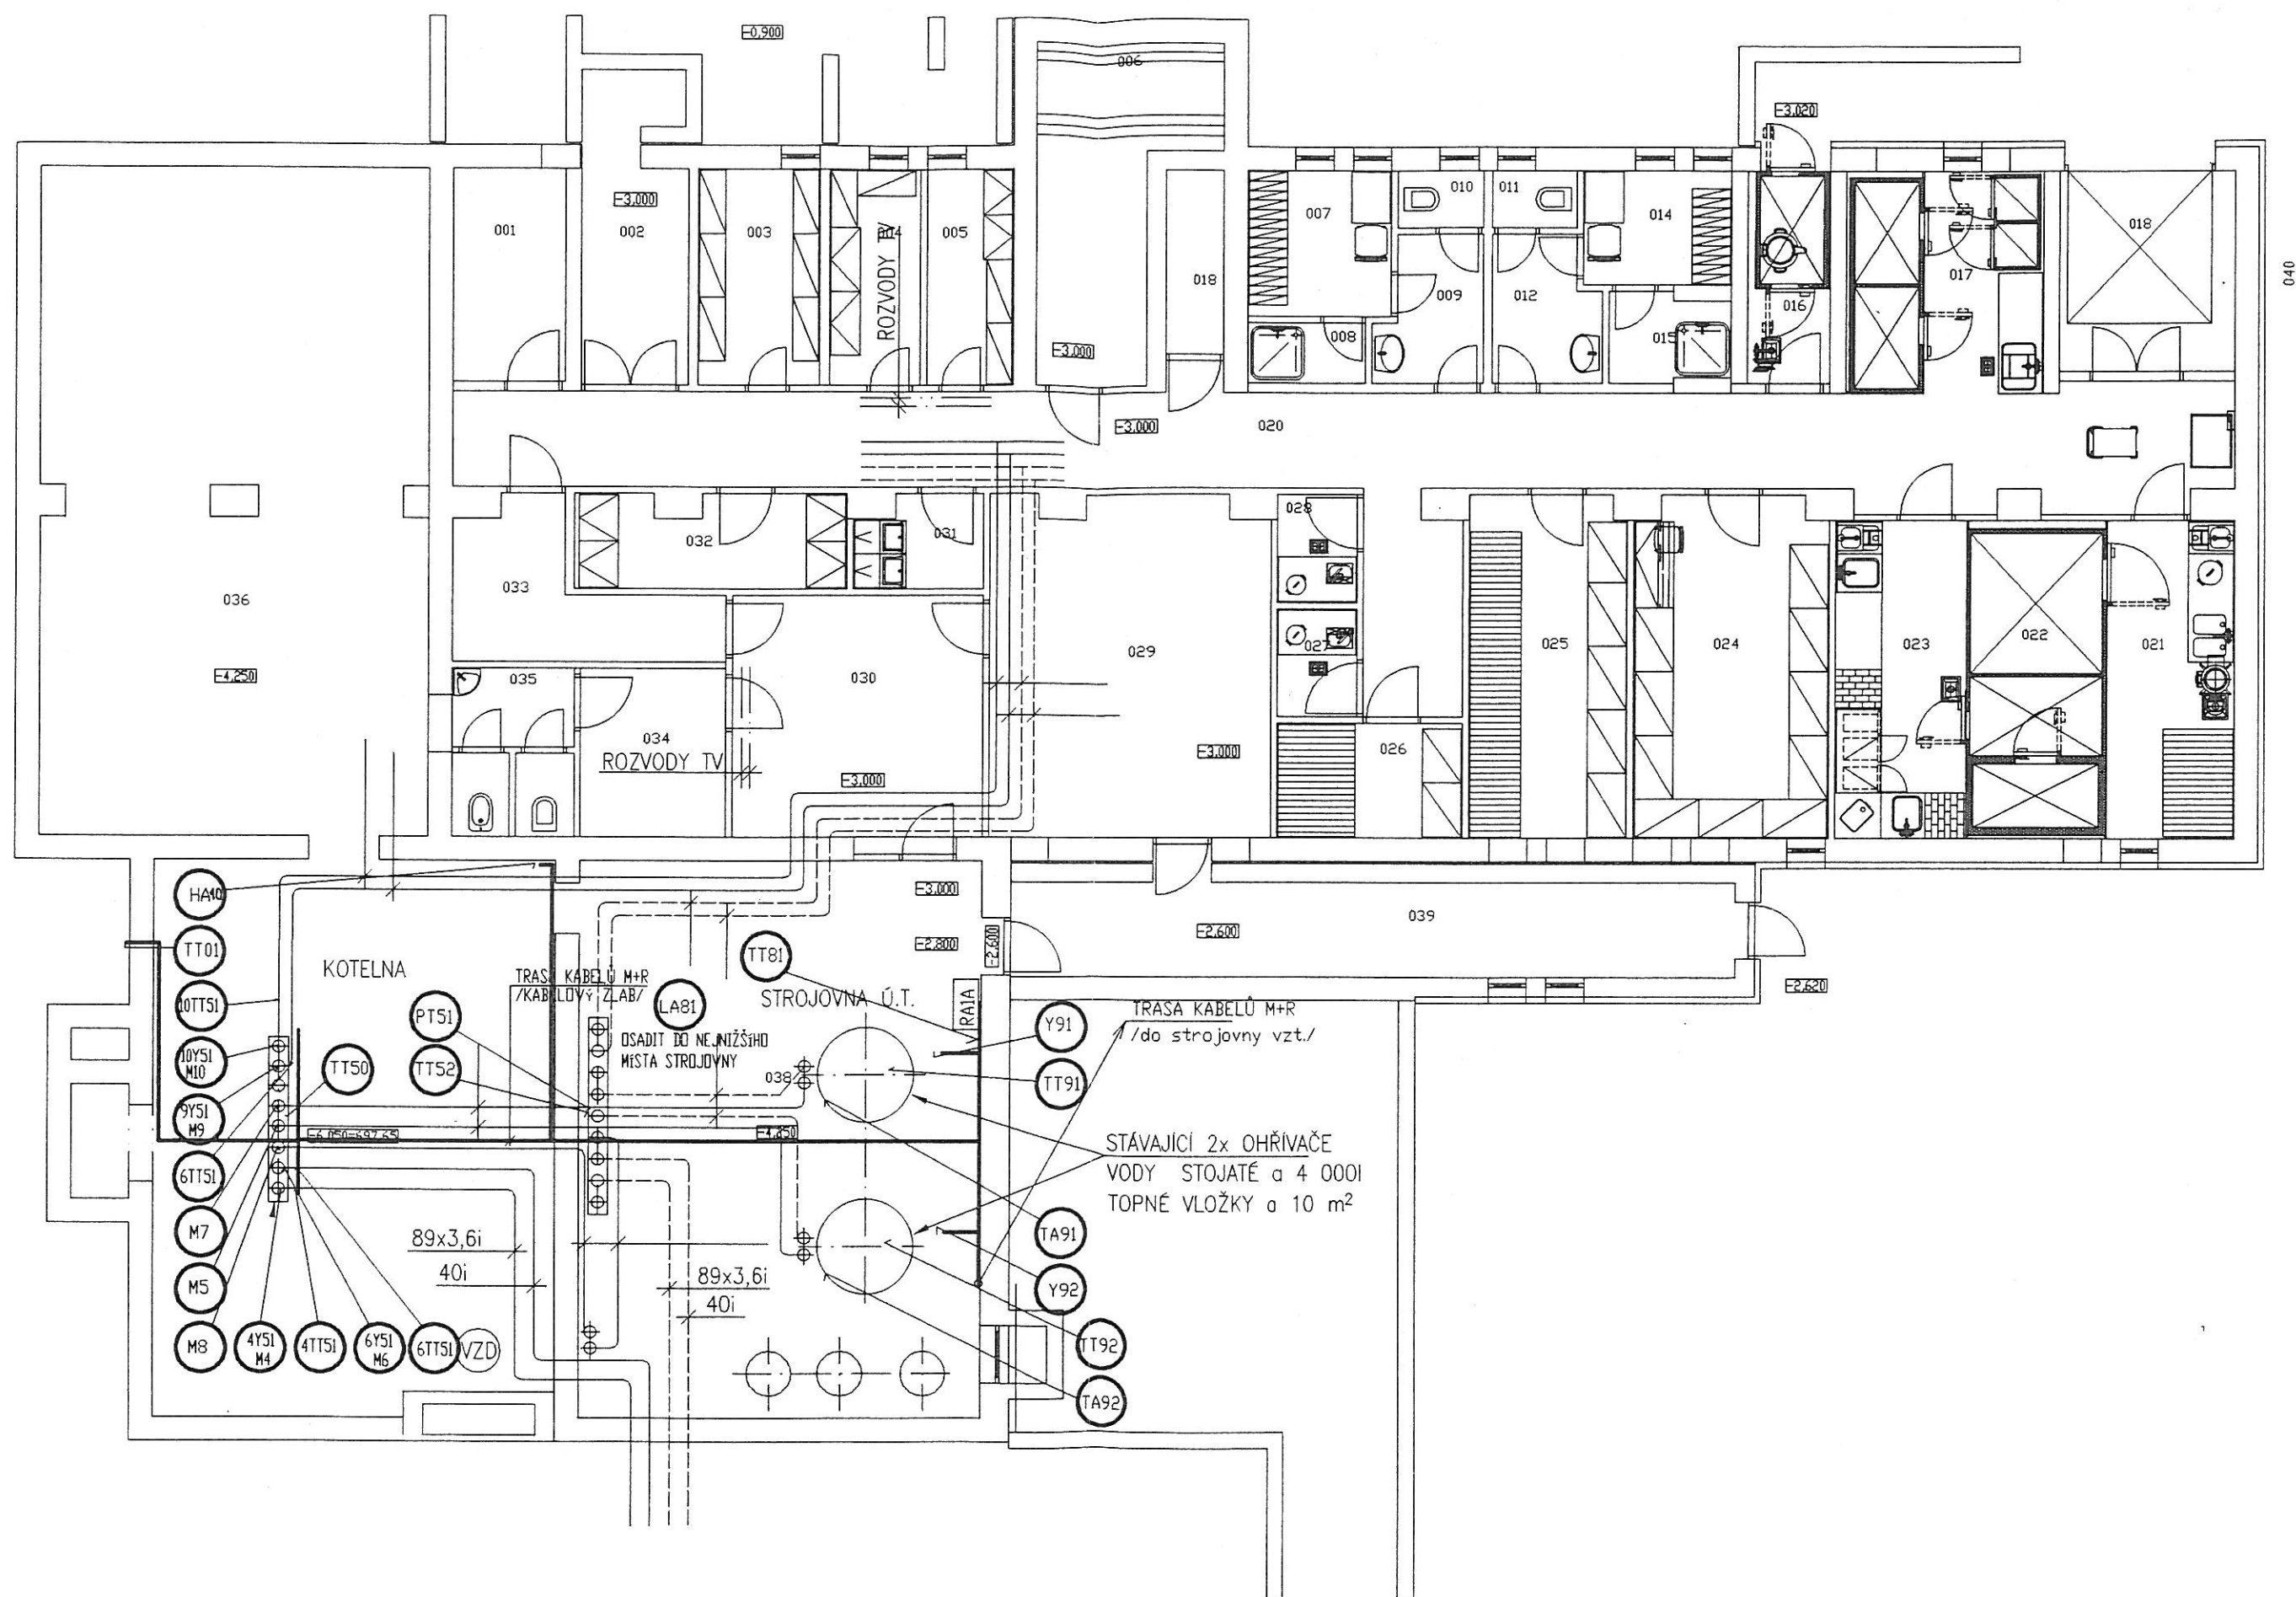

LEGENDA MÍSTNOSTÍ

ČÍSLO	NÁZEV MÍSTNOSTI	PLOCHA M ²
001	SKLAD	5,86
002	MANIPULACE	5,95
003	SKLAD DKP	6,46
004	ČISTÉ PRÁDLO	4,76
005	AROMA SKLAD	4,59
006	SCHODIŠTĚ	–
007	ŠATNA ŽENY	5,18
008	SPRCHA ŽENY	1,76
009	PŘEDSÍŇ WC ŽENY	3,49
010	WC ŽENY	1,19
011	WC MUŽI	1,19
012	PŘEDSÍŇ WC MUŽI	3,49
014	ŠATNA MUŽI	5,52
015	SPRCHA MUŽI	1,90
016	ODPAD	4,02
017	CHLADÍČÍ BOXY	10,85
018	MANIPULAČNÍ PROSTOR	2,61
018	PŘÍJEM ZBOŽÍ	9,38
020	CHODBA	49,40
021	HR.PŘ.ZEL. SKL.KOŘ.ZEL.	10,13
022	CHLADÍČÍ A MRAZÍČÍ BOX	11,20
023	HR.PŘ.MASA	10,18

024	SUCHÝ SKLAD	16,15
025	SKLAD KONZERV	13,28
026	SKLAD PEČIVA A MOUKY	5,22
027	OTVÍRÁNÍ KONZERV	2,12
028	PŘ.VAJEC	2,13
029	SKLAD	23,33
030	SKLAD ÚDRŽBY	15,26
031	NEČISTÉ PRÁDLO	2,78
032	ČISTÉ PRÁDLO	6,04
033	CHODBA	6,96
034	OBSLUHA KOTELNY	5,96
035	WC	4,83
036	UHELNA	60,50
037	KOTELNA	53,89
038	STROJOVNA	54,84
039	VSTUP DO KOTELNY	17,73
040	SKLAD OBALŮ	6,00



±0,000=703,70

POZNÁMKA:

REKONSTRUKCE STÁV. TECHNOLOGICKÉHO ZAŘÍZENÍ KOTELNY A STROJOVNY MIMO ČERPACEL
A NOVÝCH ROZVODŮ Ú.T. NENÍ SOUČÁSTÍ P.D.

 PLZEŇSKÝ PROJEKTOVÝ A ARCHITEKTONICKÝ ATELIER s.r.o. Barrandova 28, 326 00 Plzeň, tel.: 377 481 111, fax: 377 441 665, E-mail: ppa@ppa.cz			
Vedoucí projektant	Ing.arch. Václav Drchal		
Odpovědný projektant	M. Bárta, Ing. K. Beneš		
Vypracoval	M. Bárta, Ing. K. Beneš		
Objednatel – investor	VUSS Plzeň, Radobyčická 25, Plzeň		
Místo stavby	Radošov		
OPRAVA OBJEKTŮ UBIKACE RADOŠOV Kuchyňský blok + spojovací krček		Stupeň RDS	Číslo paré 2
		Datum 12/2004	
		Č. zakázky 0123	
Profese	E.3.5. Měření a regulace	Formáty 3 A4	Č. přílohy 3. 3
Obsah přílohy	Půdorys 1. PP – dispozice	Měřítko 1:100	