

ROZVODY TEPLA

J. Babáka 69; Dobrovského 27 A, B, C; Chodská 17 A, B; Chodská 19 A, F, I.

Měřítko 1 : 500

TEPELNÁ BILANCE

BUDOVA	VYTÁPĚNÍ W	TUV W	VZDUCHOTECH NIKA W	CELKEM W
Internat CII A1,A2	847 000	250 000		1 097 000
Internat CH A3,A4	833 000	250 000		1 083 000
Internat B1	387 000	128 000		515 000
Internat B2	357 000	128 000		485 000
J. Babáka 2.b. 69	251 640	50 000	139 100	440 740
J. Babáka 2.b. 69 KUL pro budovy: Internat Dobr. 27 (bud. A, B, C a tel.)		600 000		600 000
J. Babáka 2.b. 51	103 000			103 000
J. Babáka 2.b. 58	300 000			300 000
Internat Dobr. 27				
budova A	565 300			565 300
budova B	306 000			306 000
budova C	465 300			465 300
Tělocvična	105 000			105 000
Chodská 19 A (72 byt. jednotek)	455 00	235 000		690 000
Chodská 19 F (48 byt. jednotek)	300 170	125 000		425 170
Chodská 19 I (48 byt. jednotek)	300 170	125 000		425 170
CELKEM	5 095 580	1 891 000	139 100	7 625 680

HORKOVOD TEPLÁRNÝ BRNO

TEPLOVOD V OBJEKTU-PROPOJENÍ BUDOV


REVIZNÍ ŠACHTA TEPELOVODU

PŘENOSOVÉ STANICE TEPLA V BUDOVÁCH

SPRÁVA VOJENSKÉHO BYTOVÉHO FONDU - REGION BRNO

SITUACE OBJEKTU J. BABÁKA A DOBROVSKÉHO

TEPELNÁ BILANCE BUDOV - ROZVODY TEPLA.

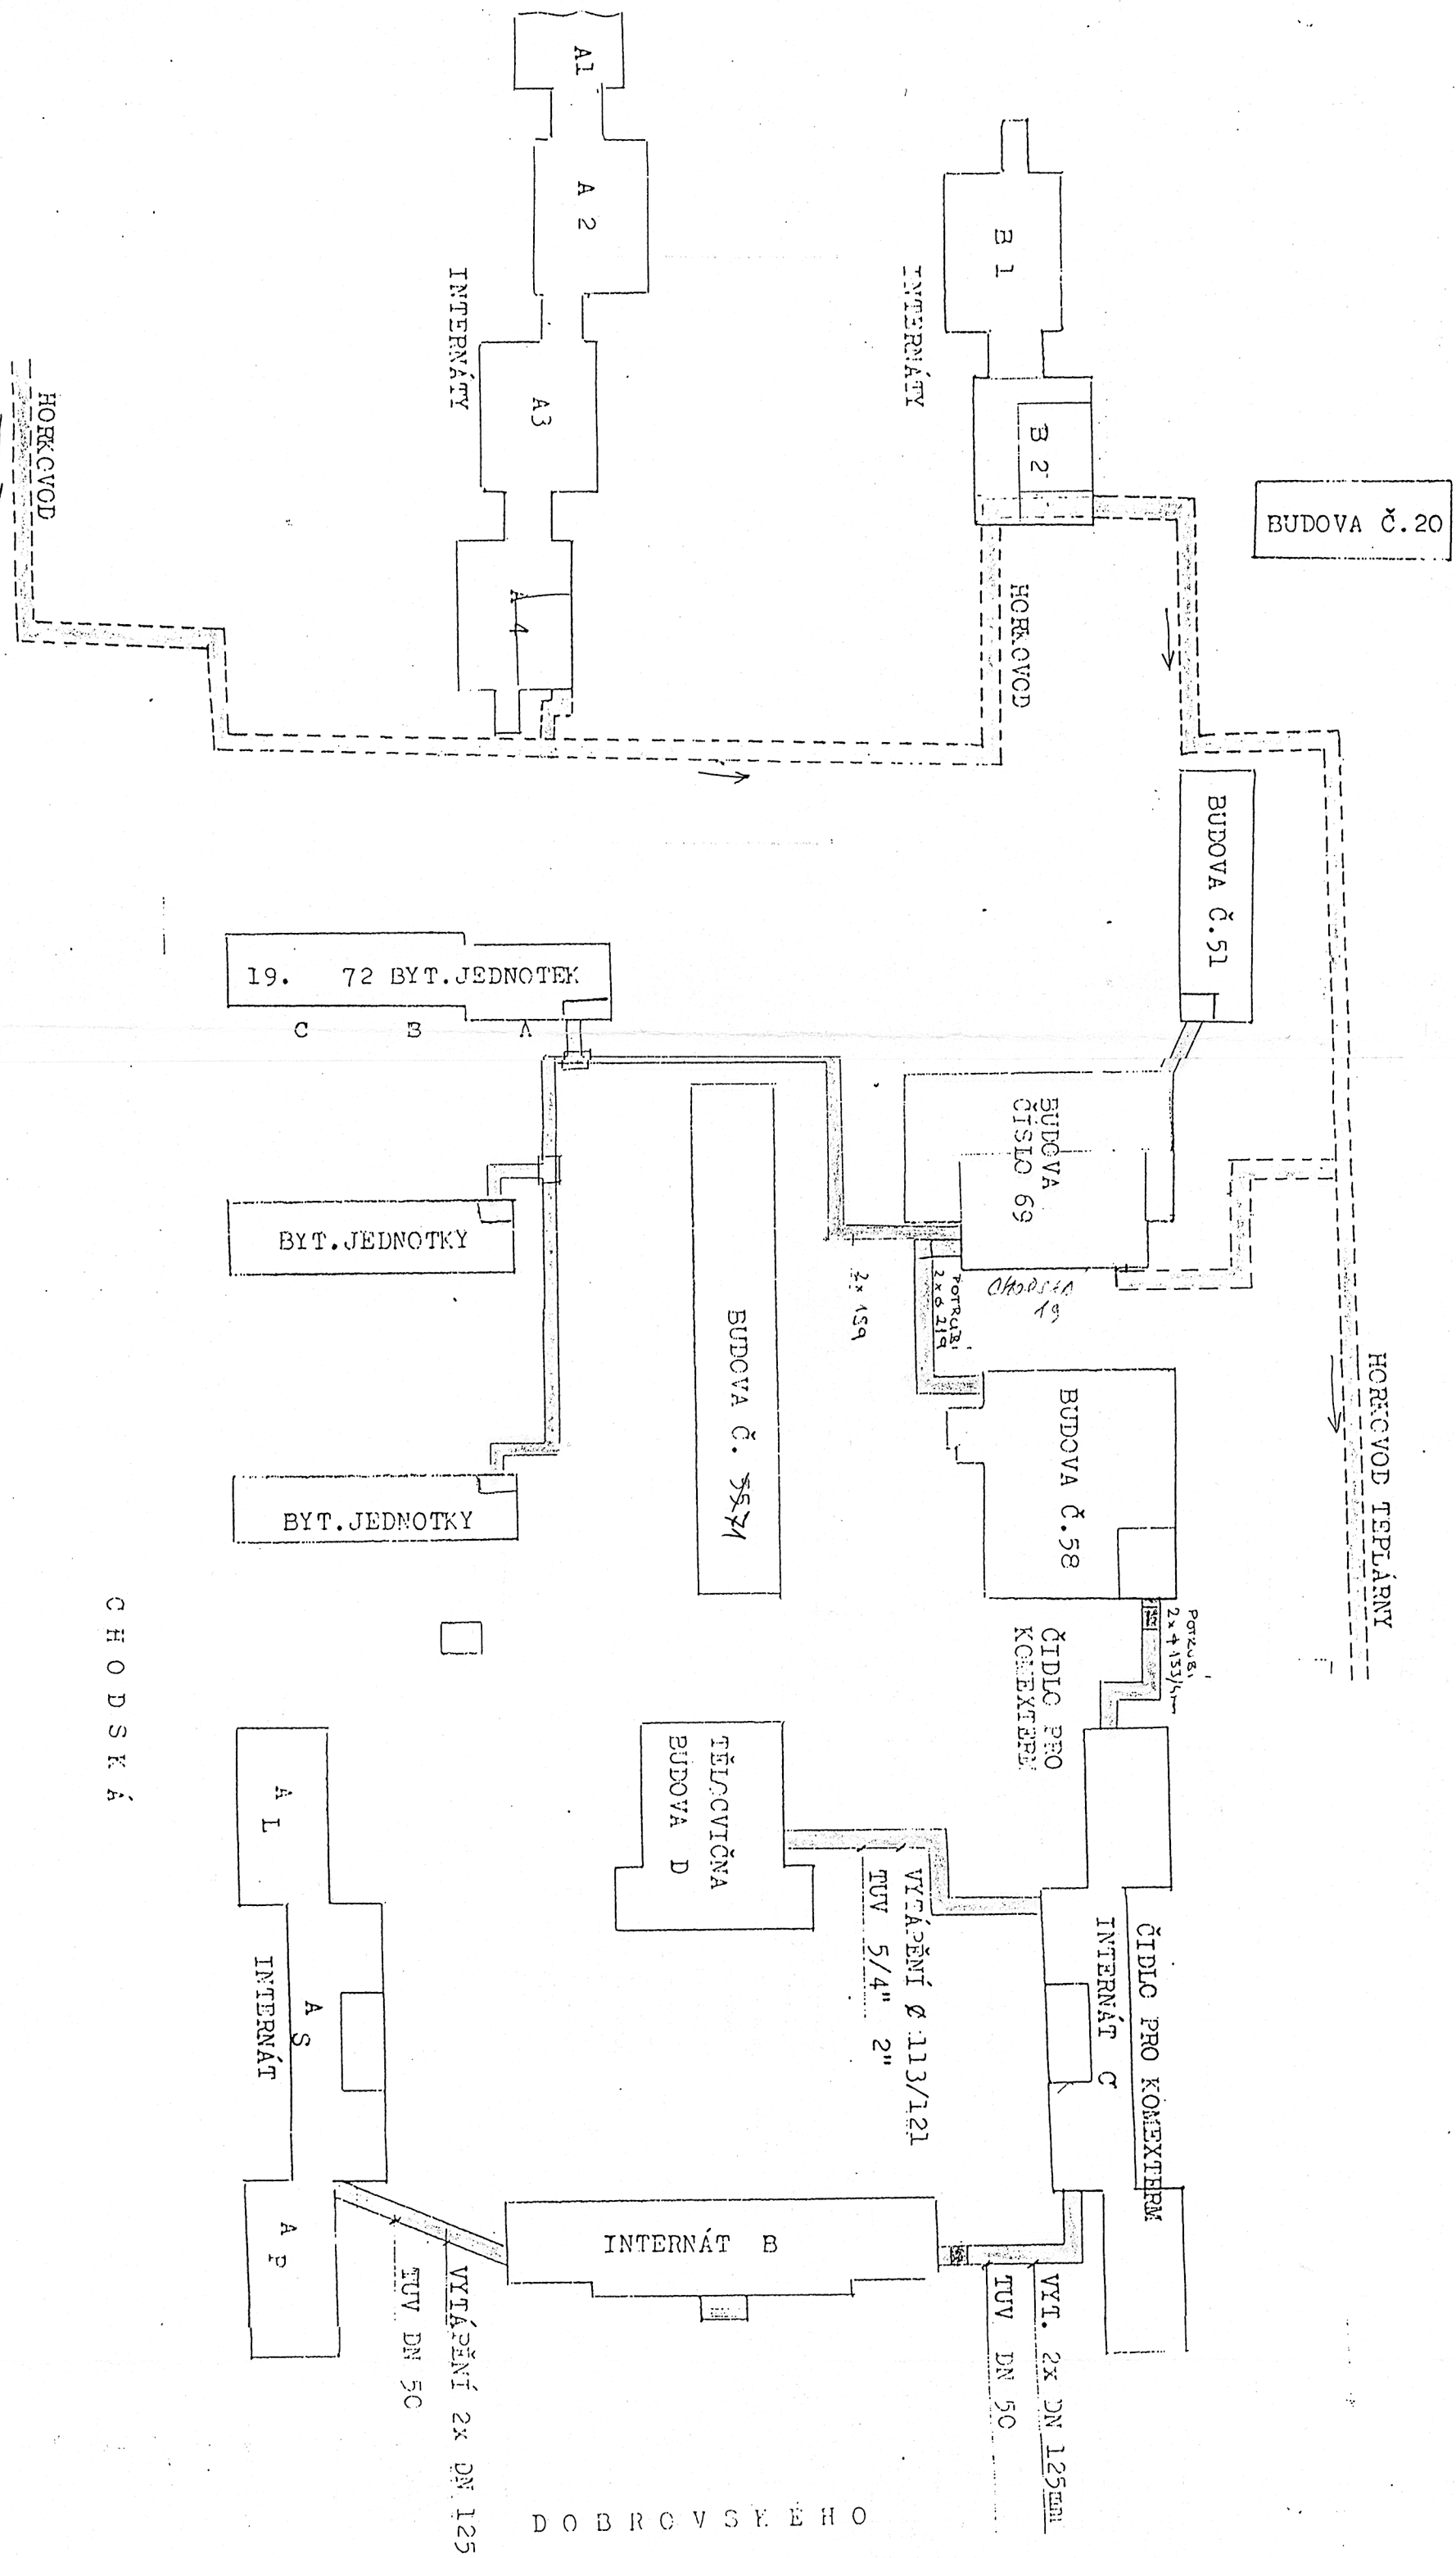

HORKOVOD TEPLÁRNÝ BRNO Hlavní řád 2 x DN 500 mm

KORYTO 1.200/600mm Přípojky 2 x DN 125 mm

Zimní provoz 150/70°C Letní provoz 100/70°C